




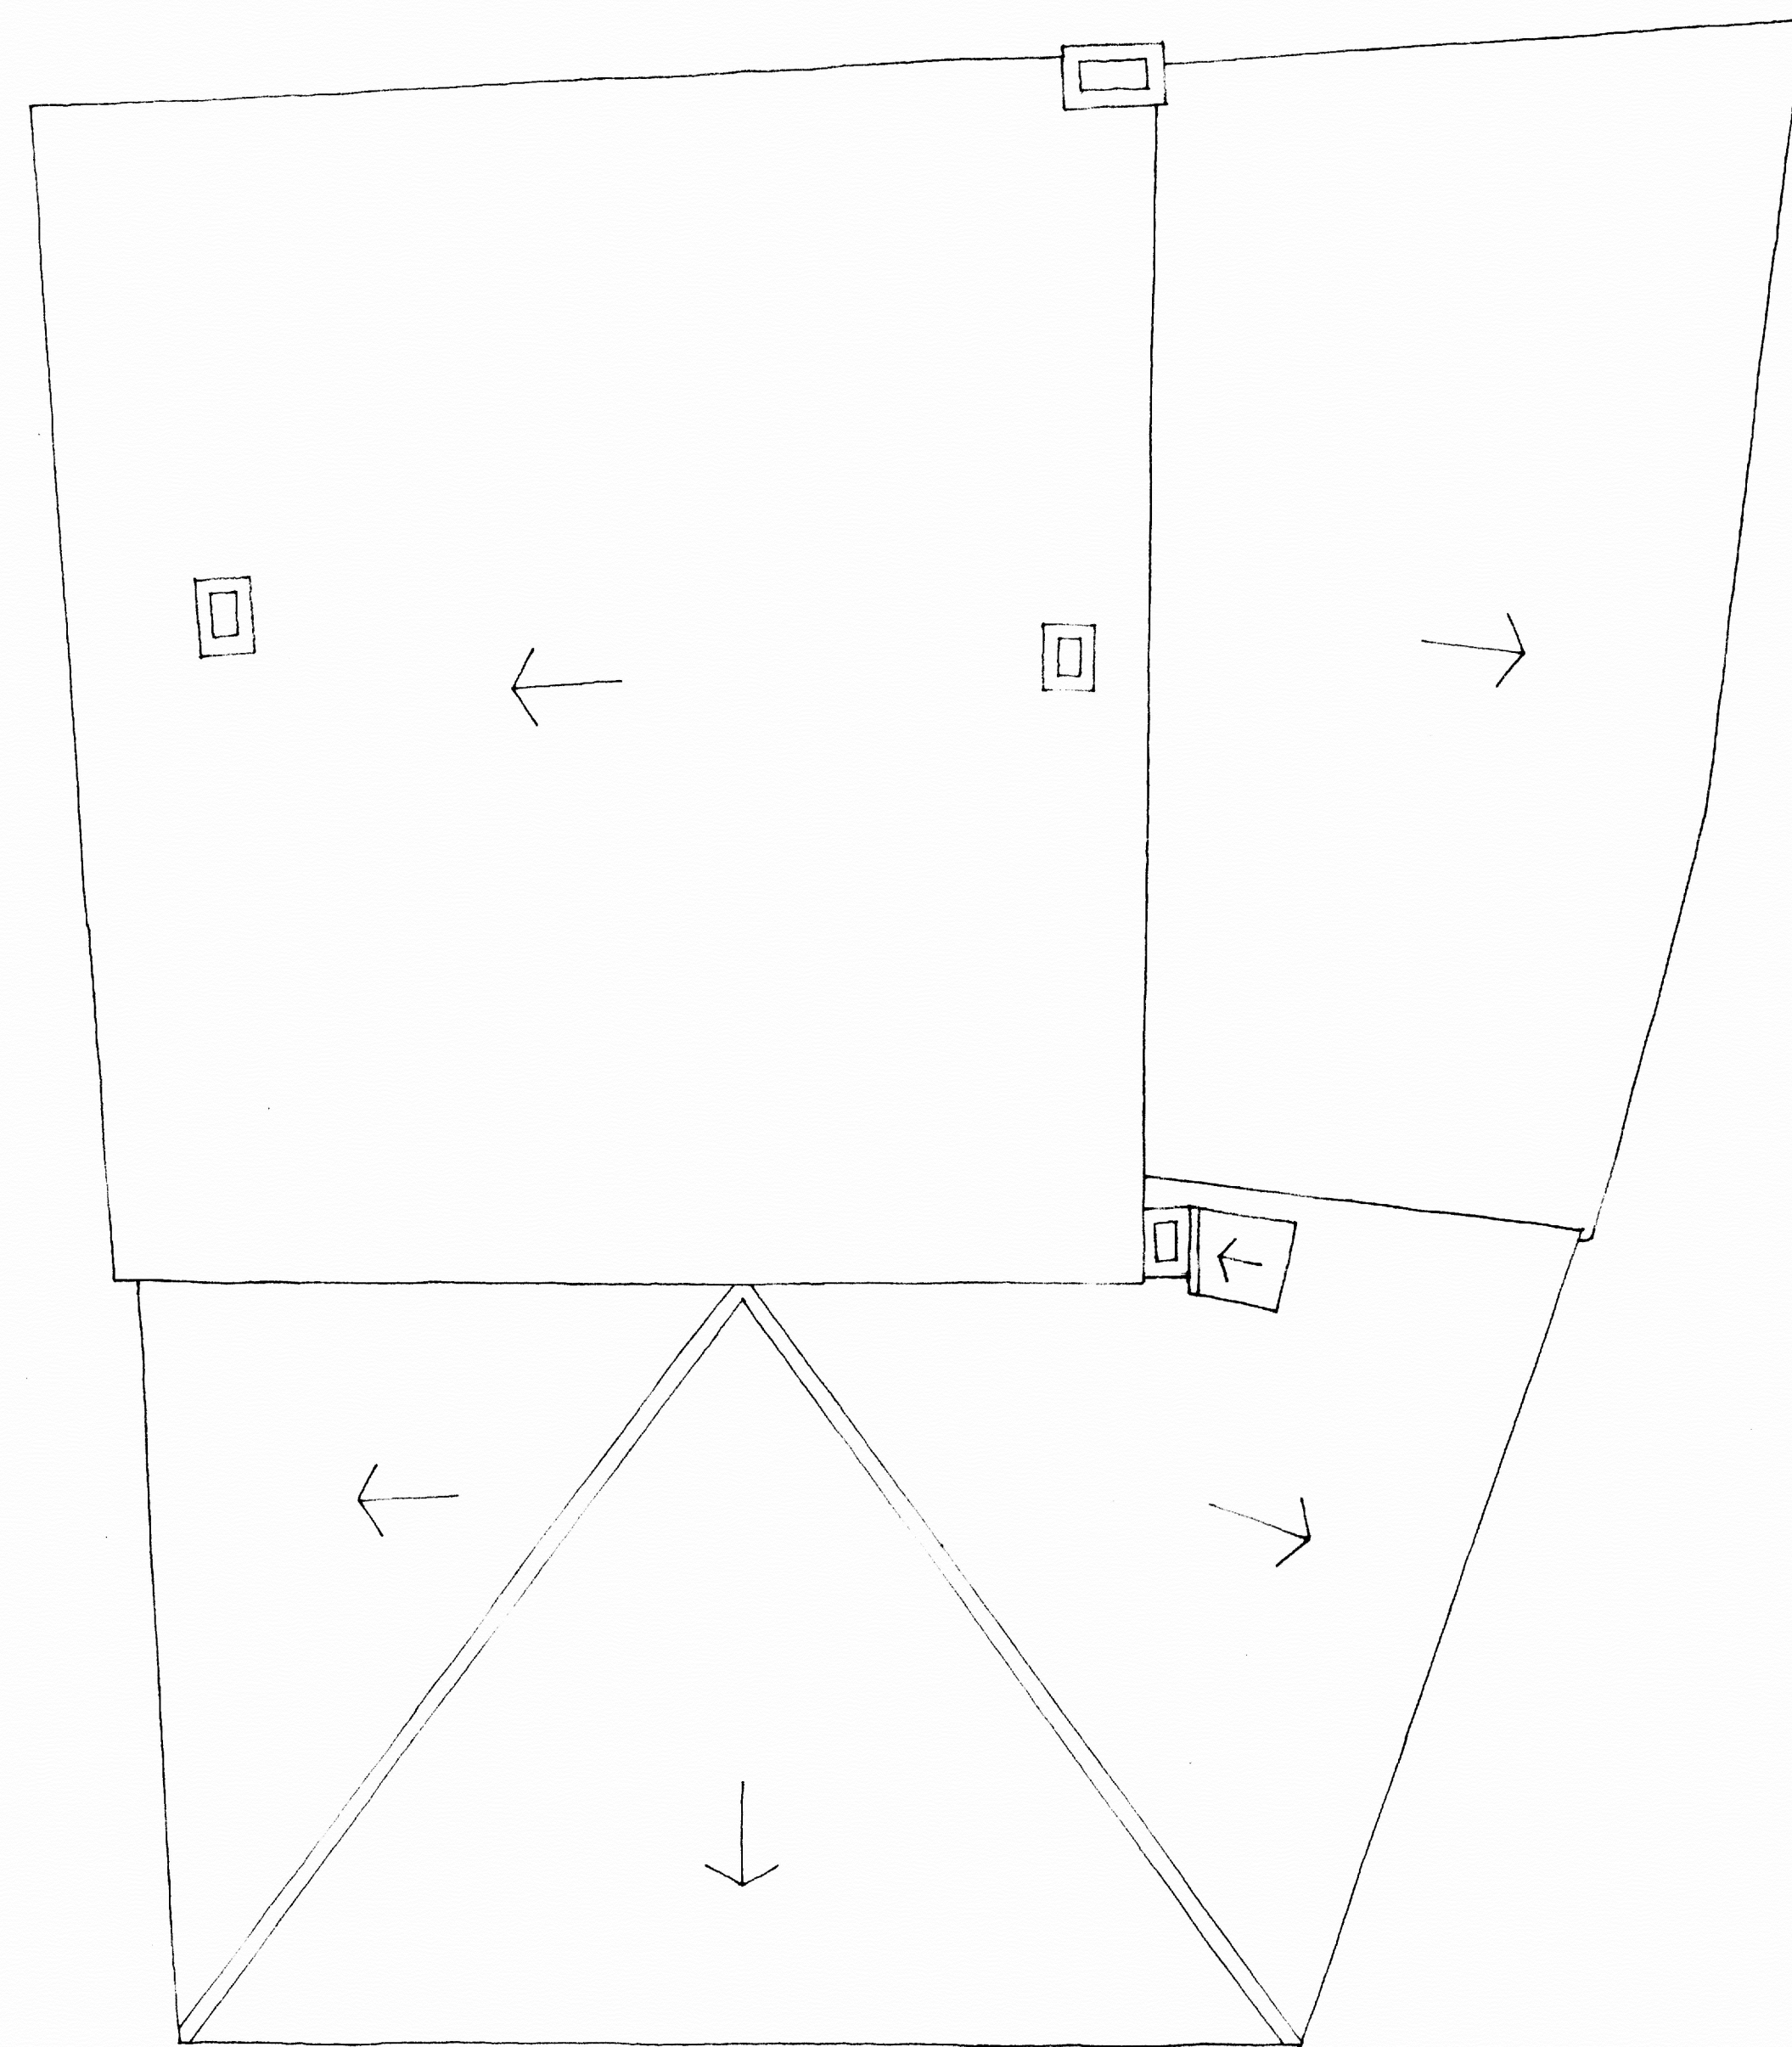


PLANTA DE CUBIERTAS

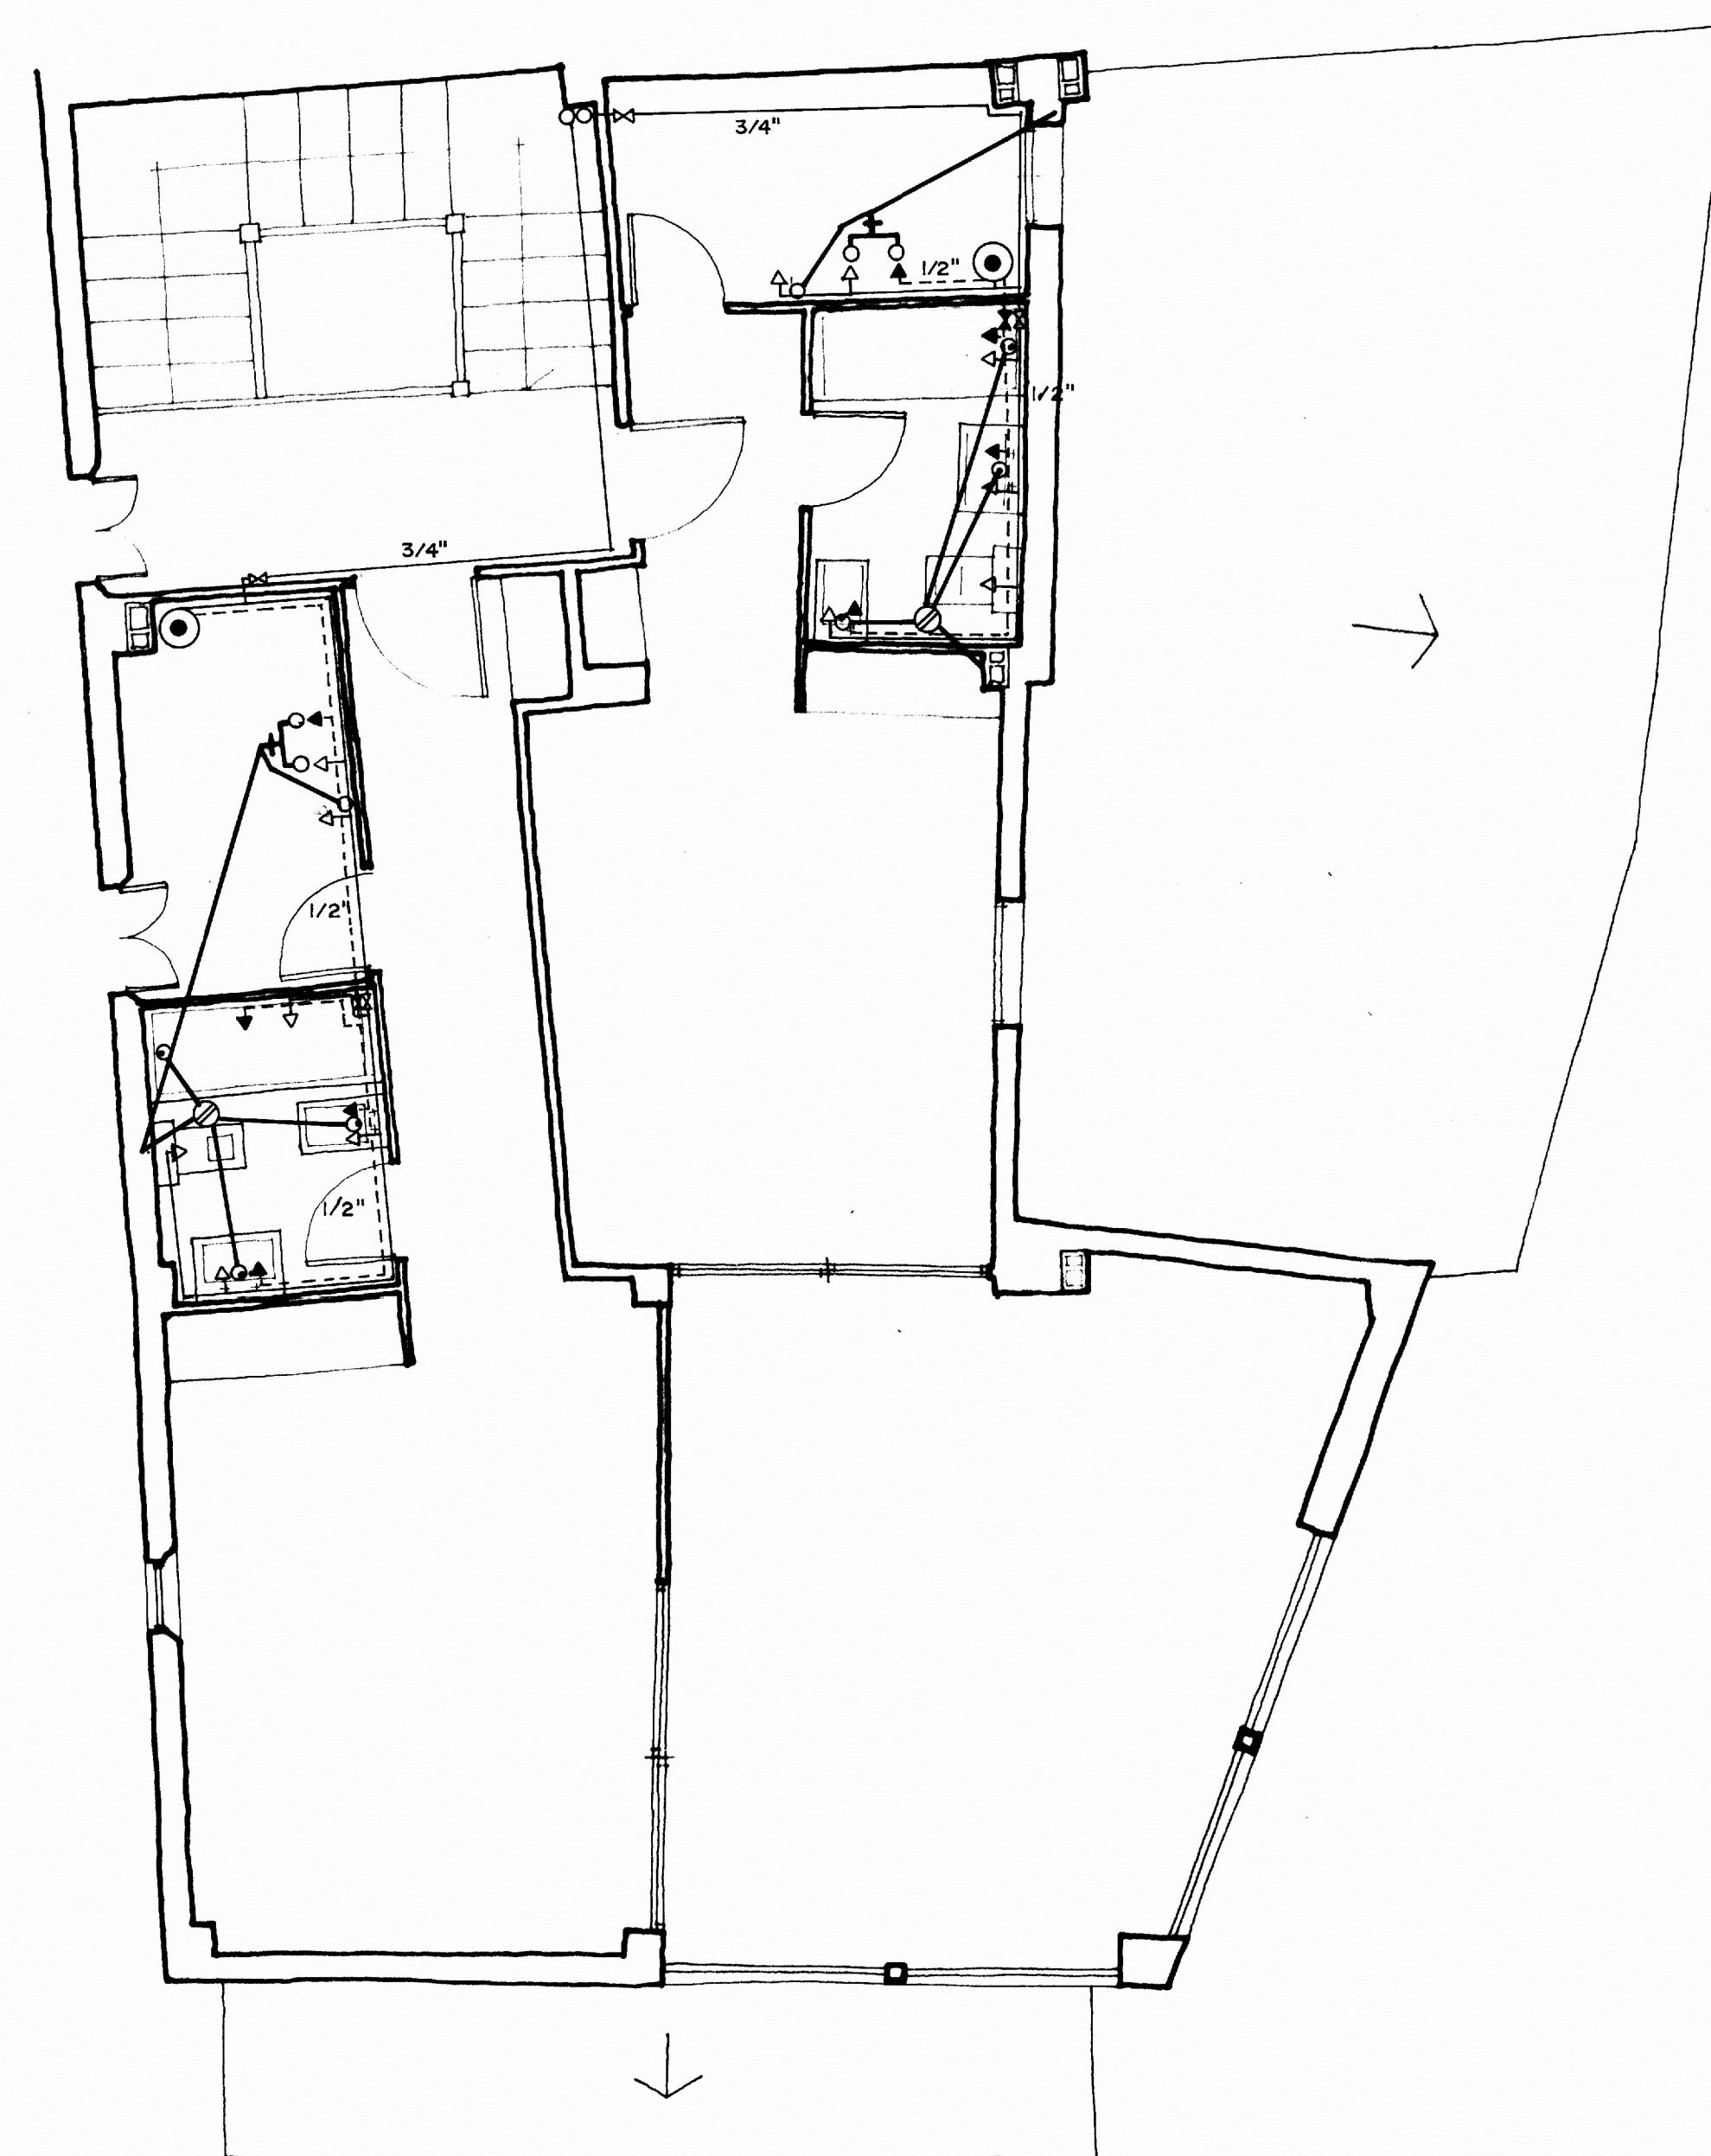


PLANTA 5

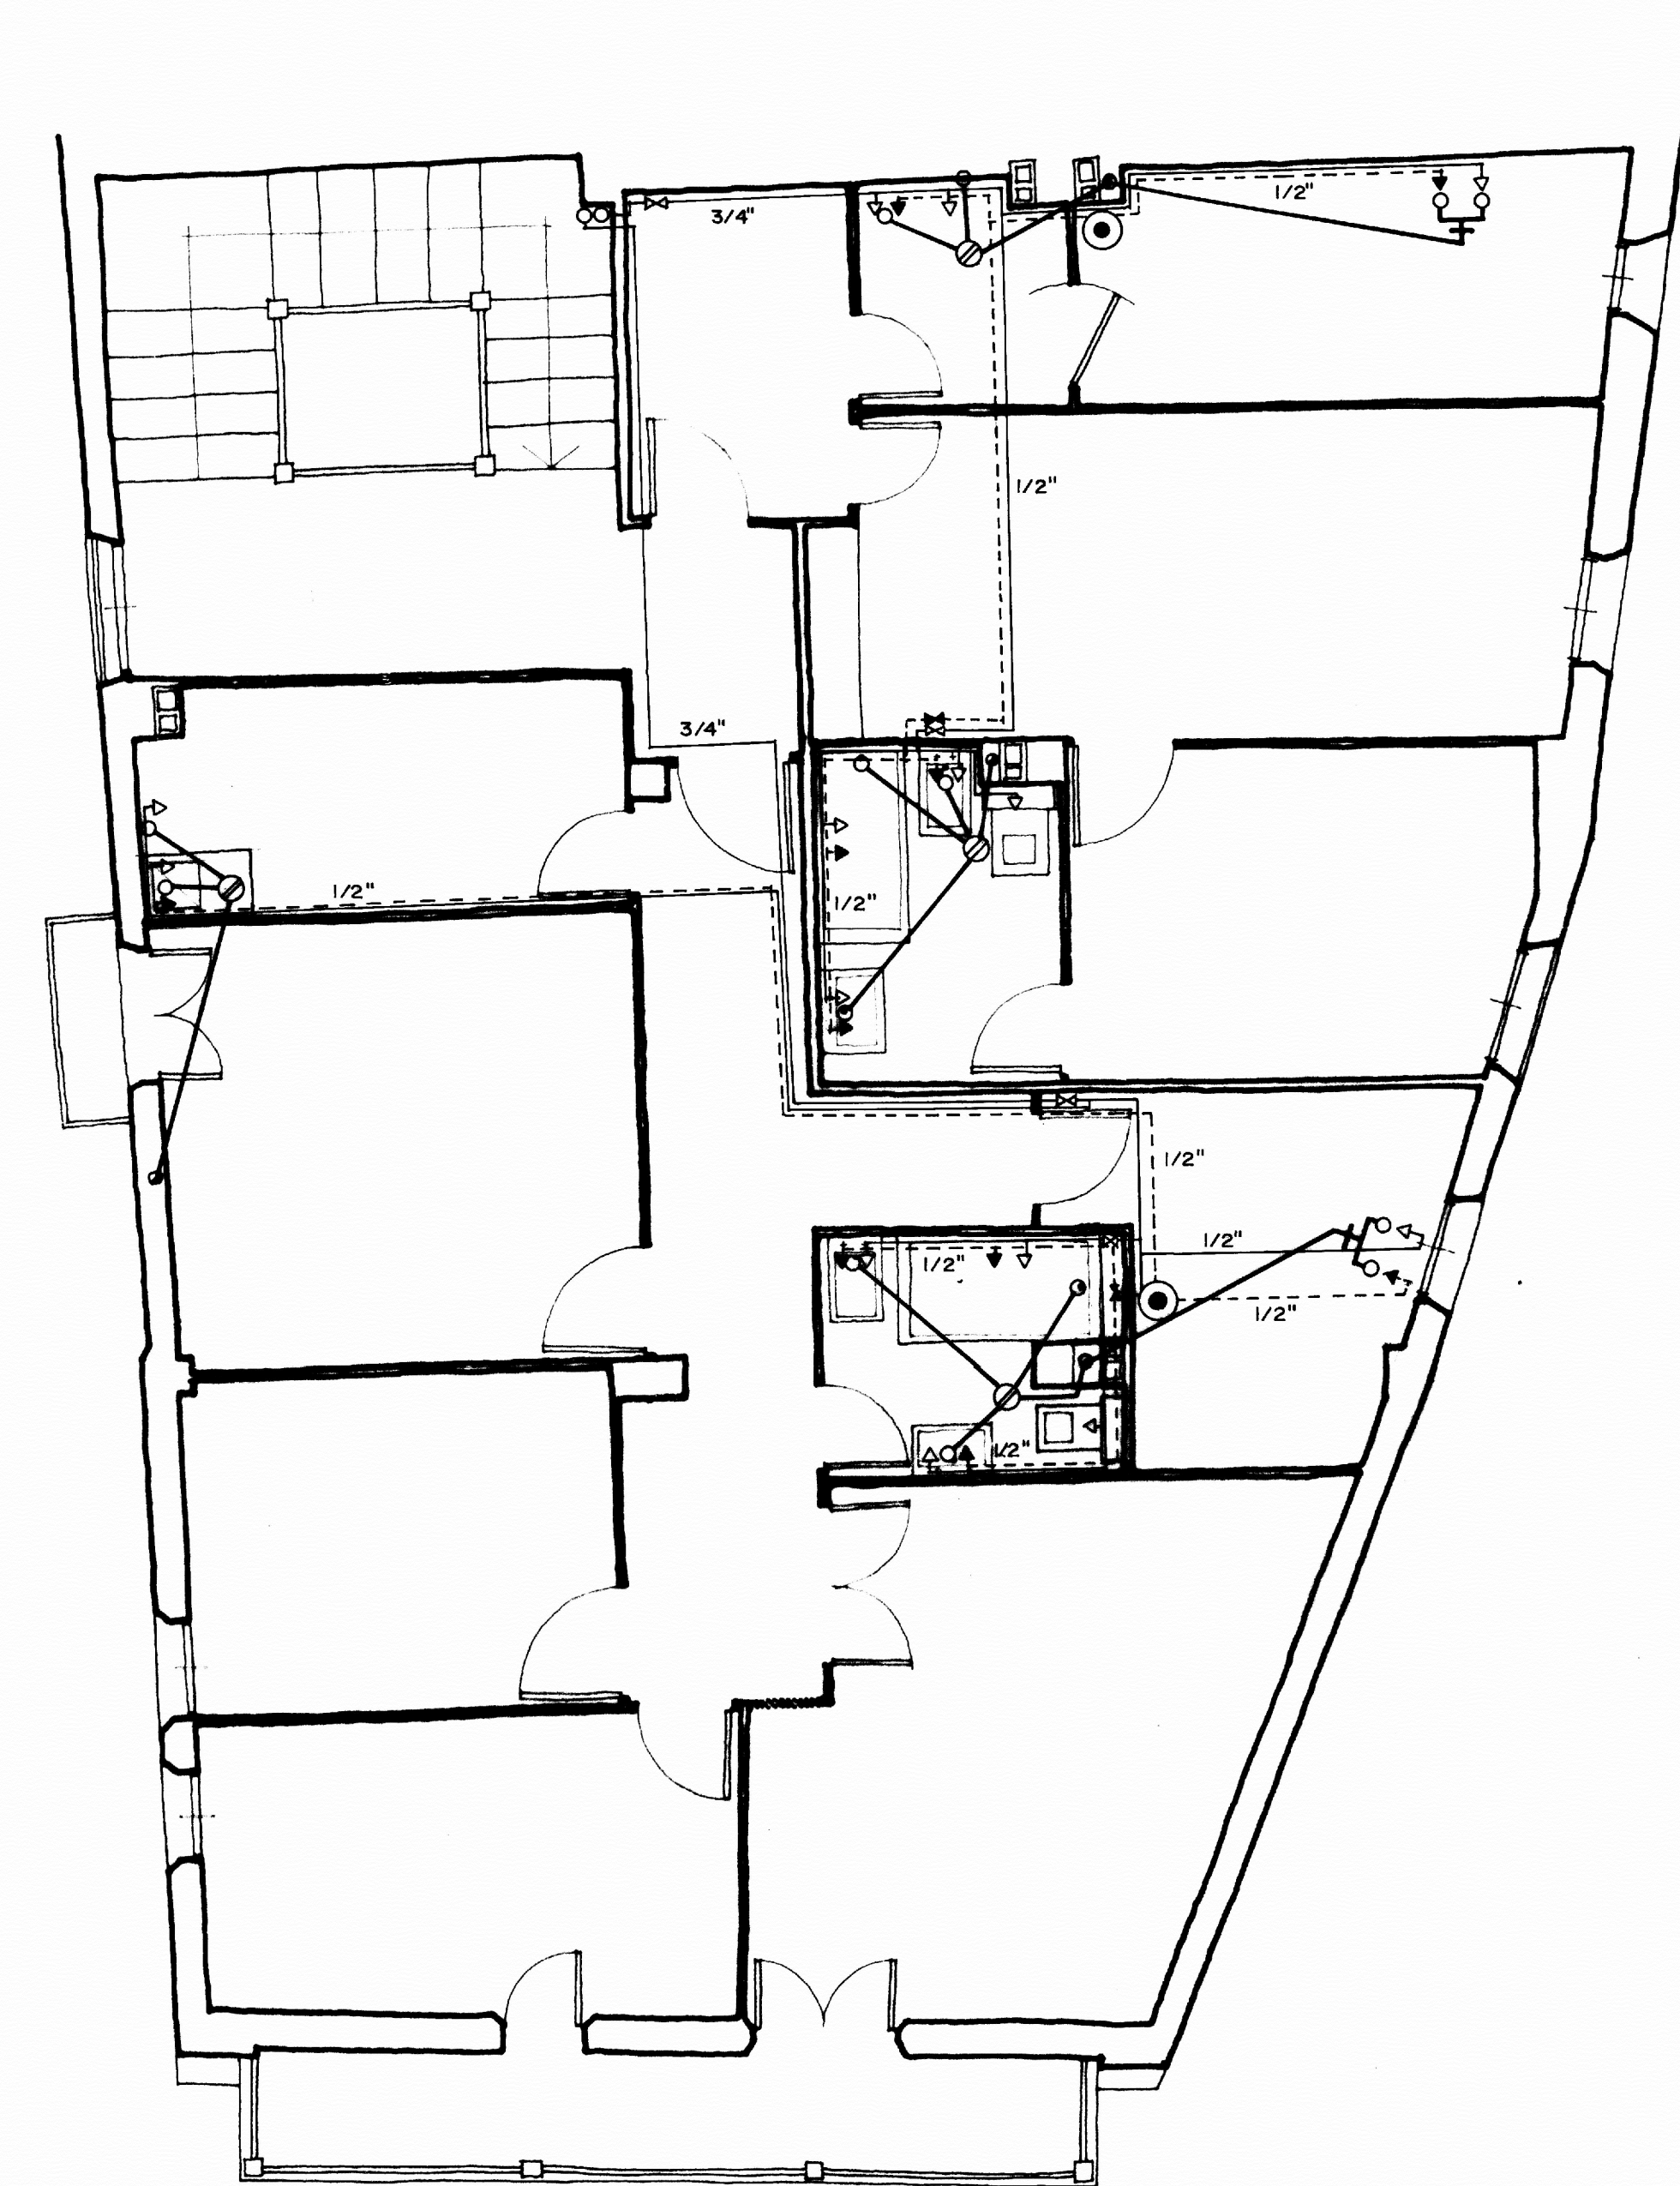


PLANTA 4

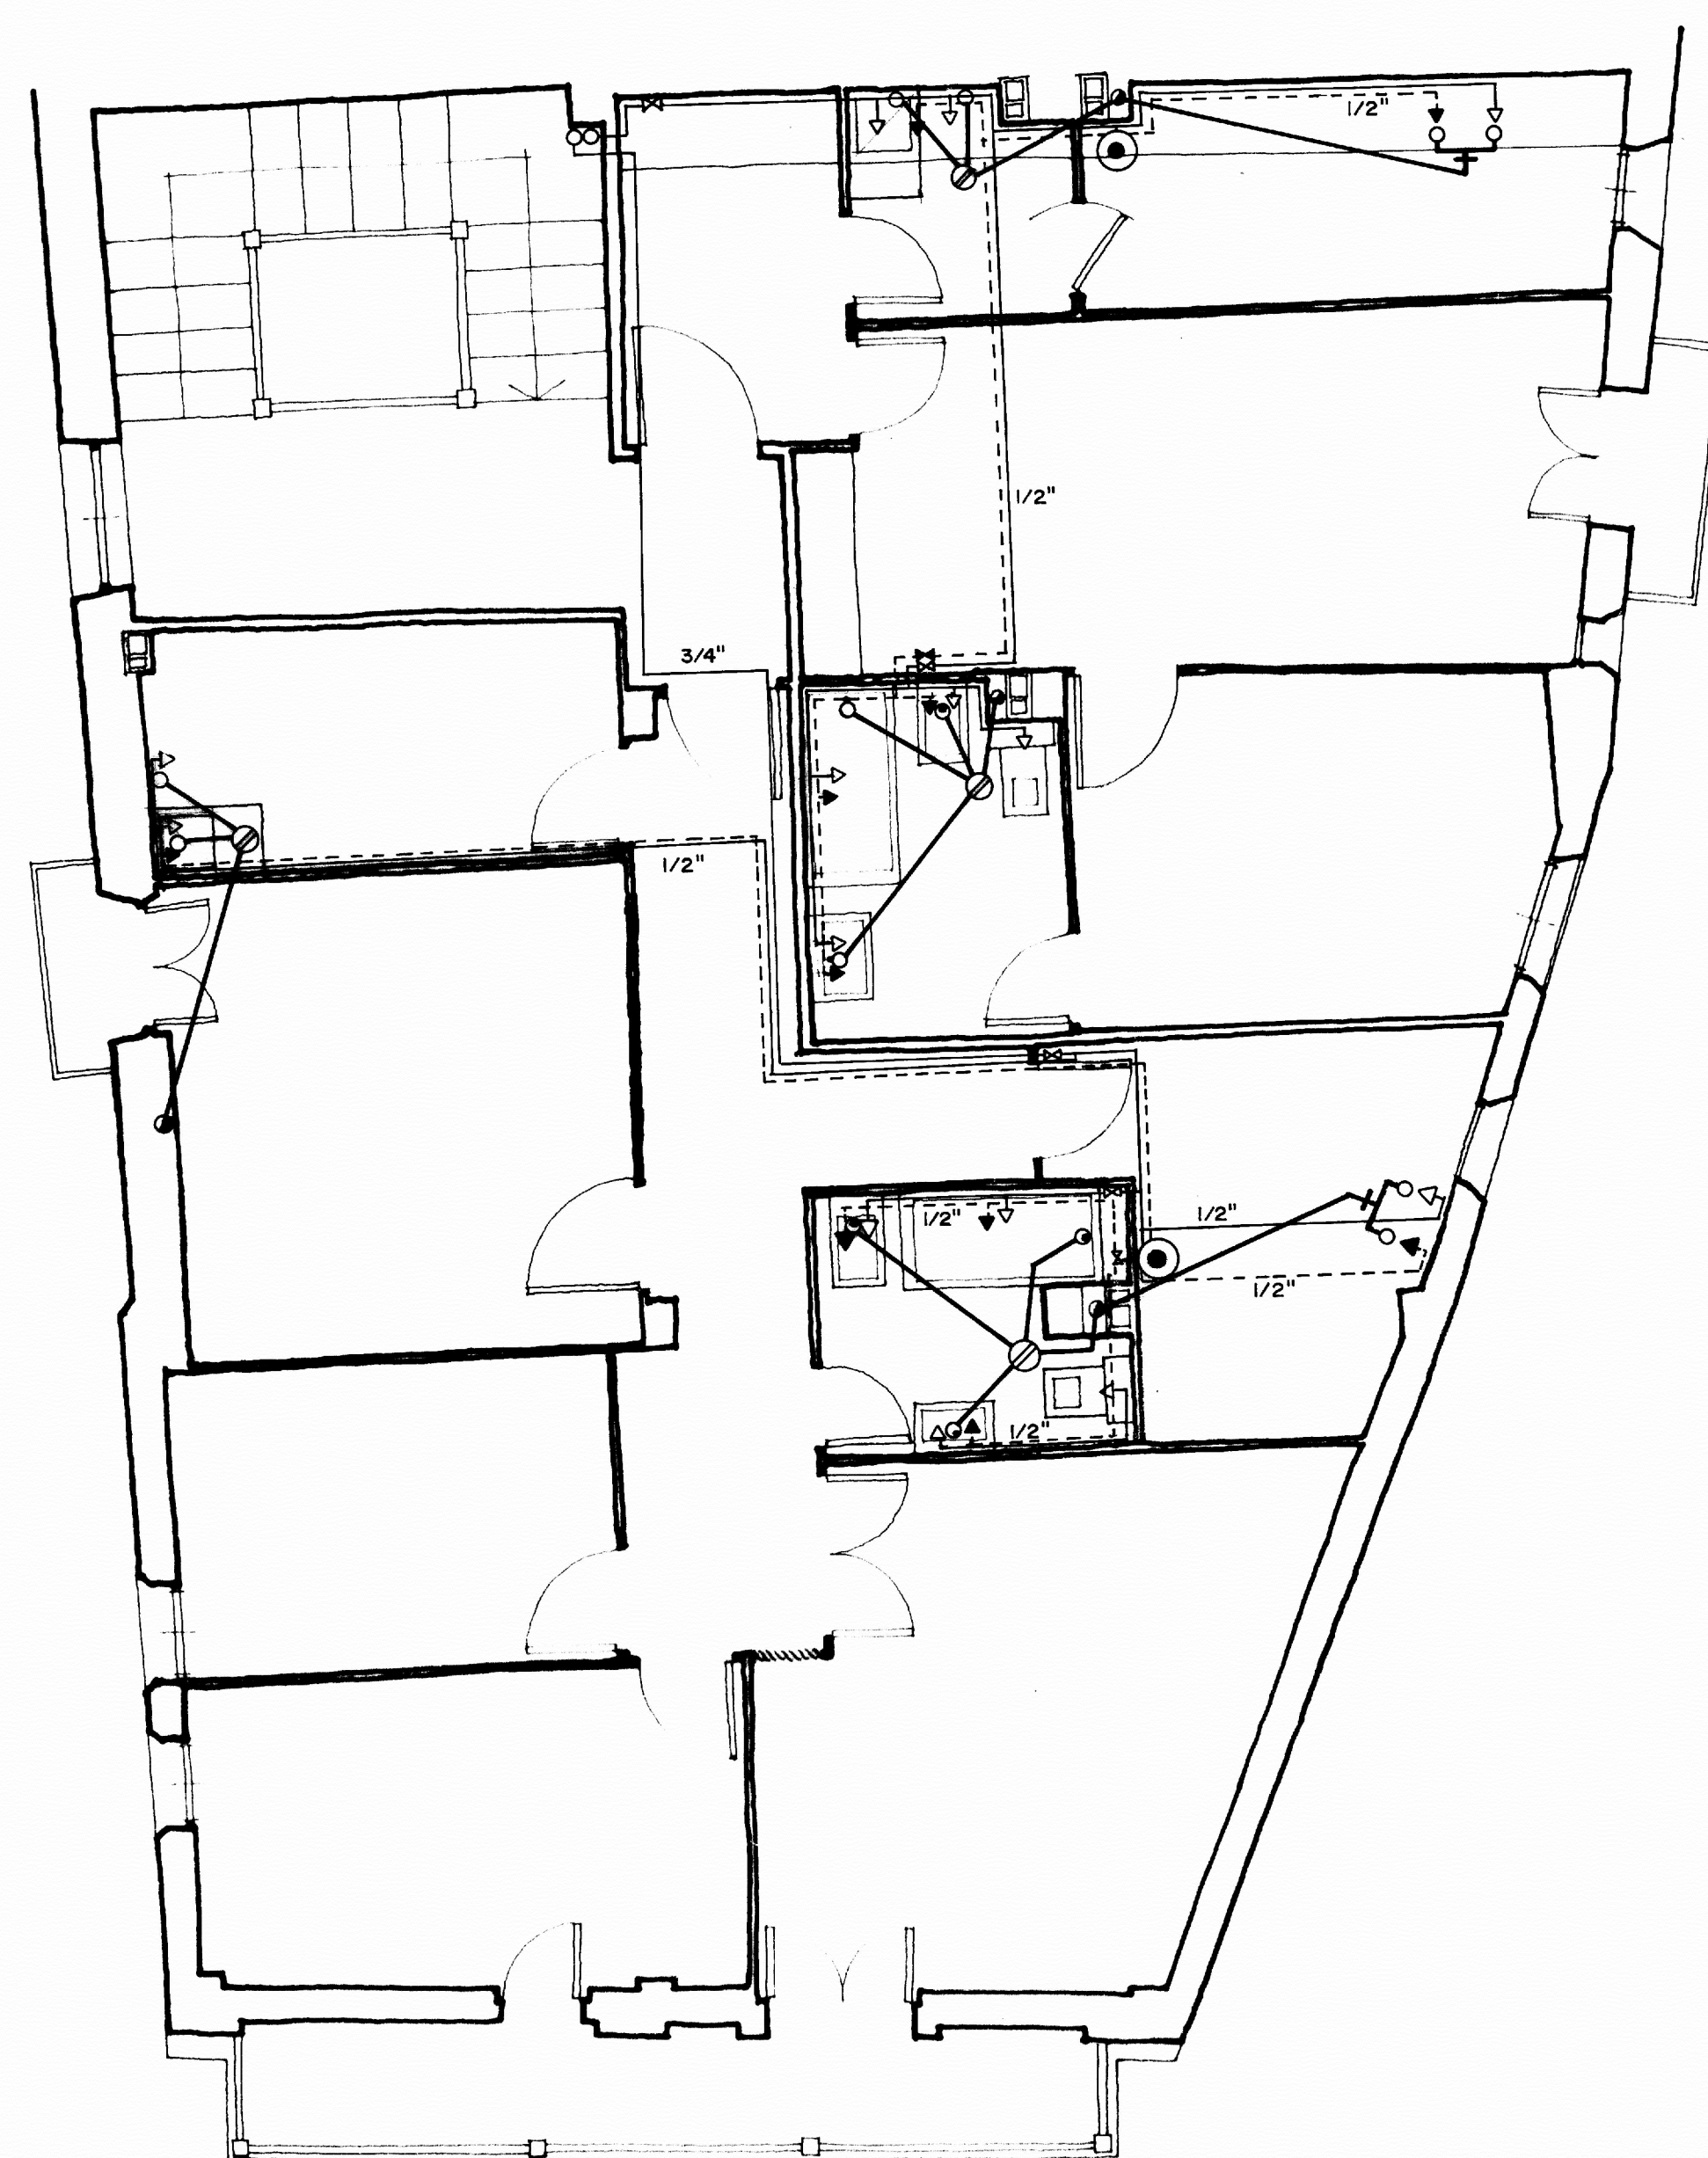

PLANTA 3

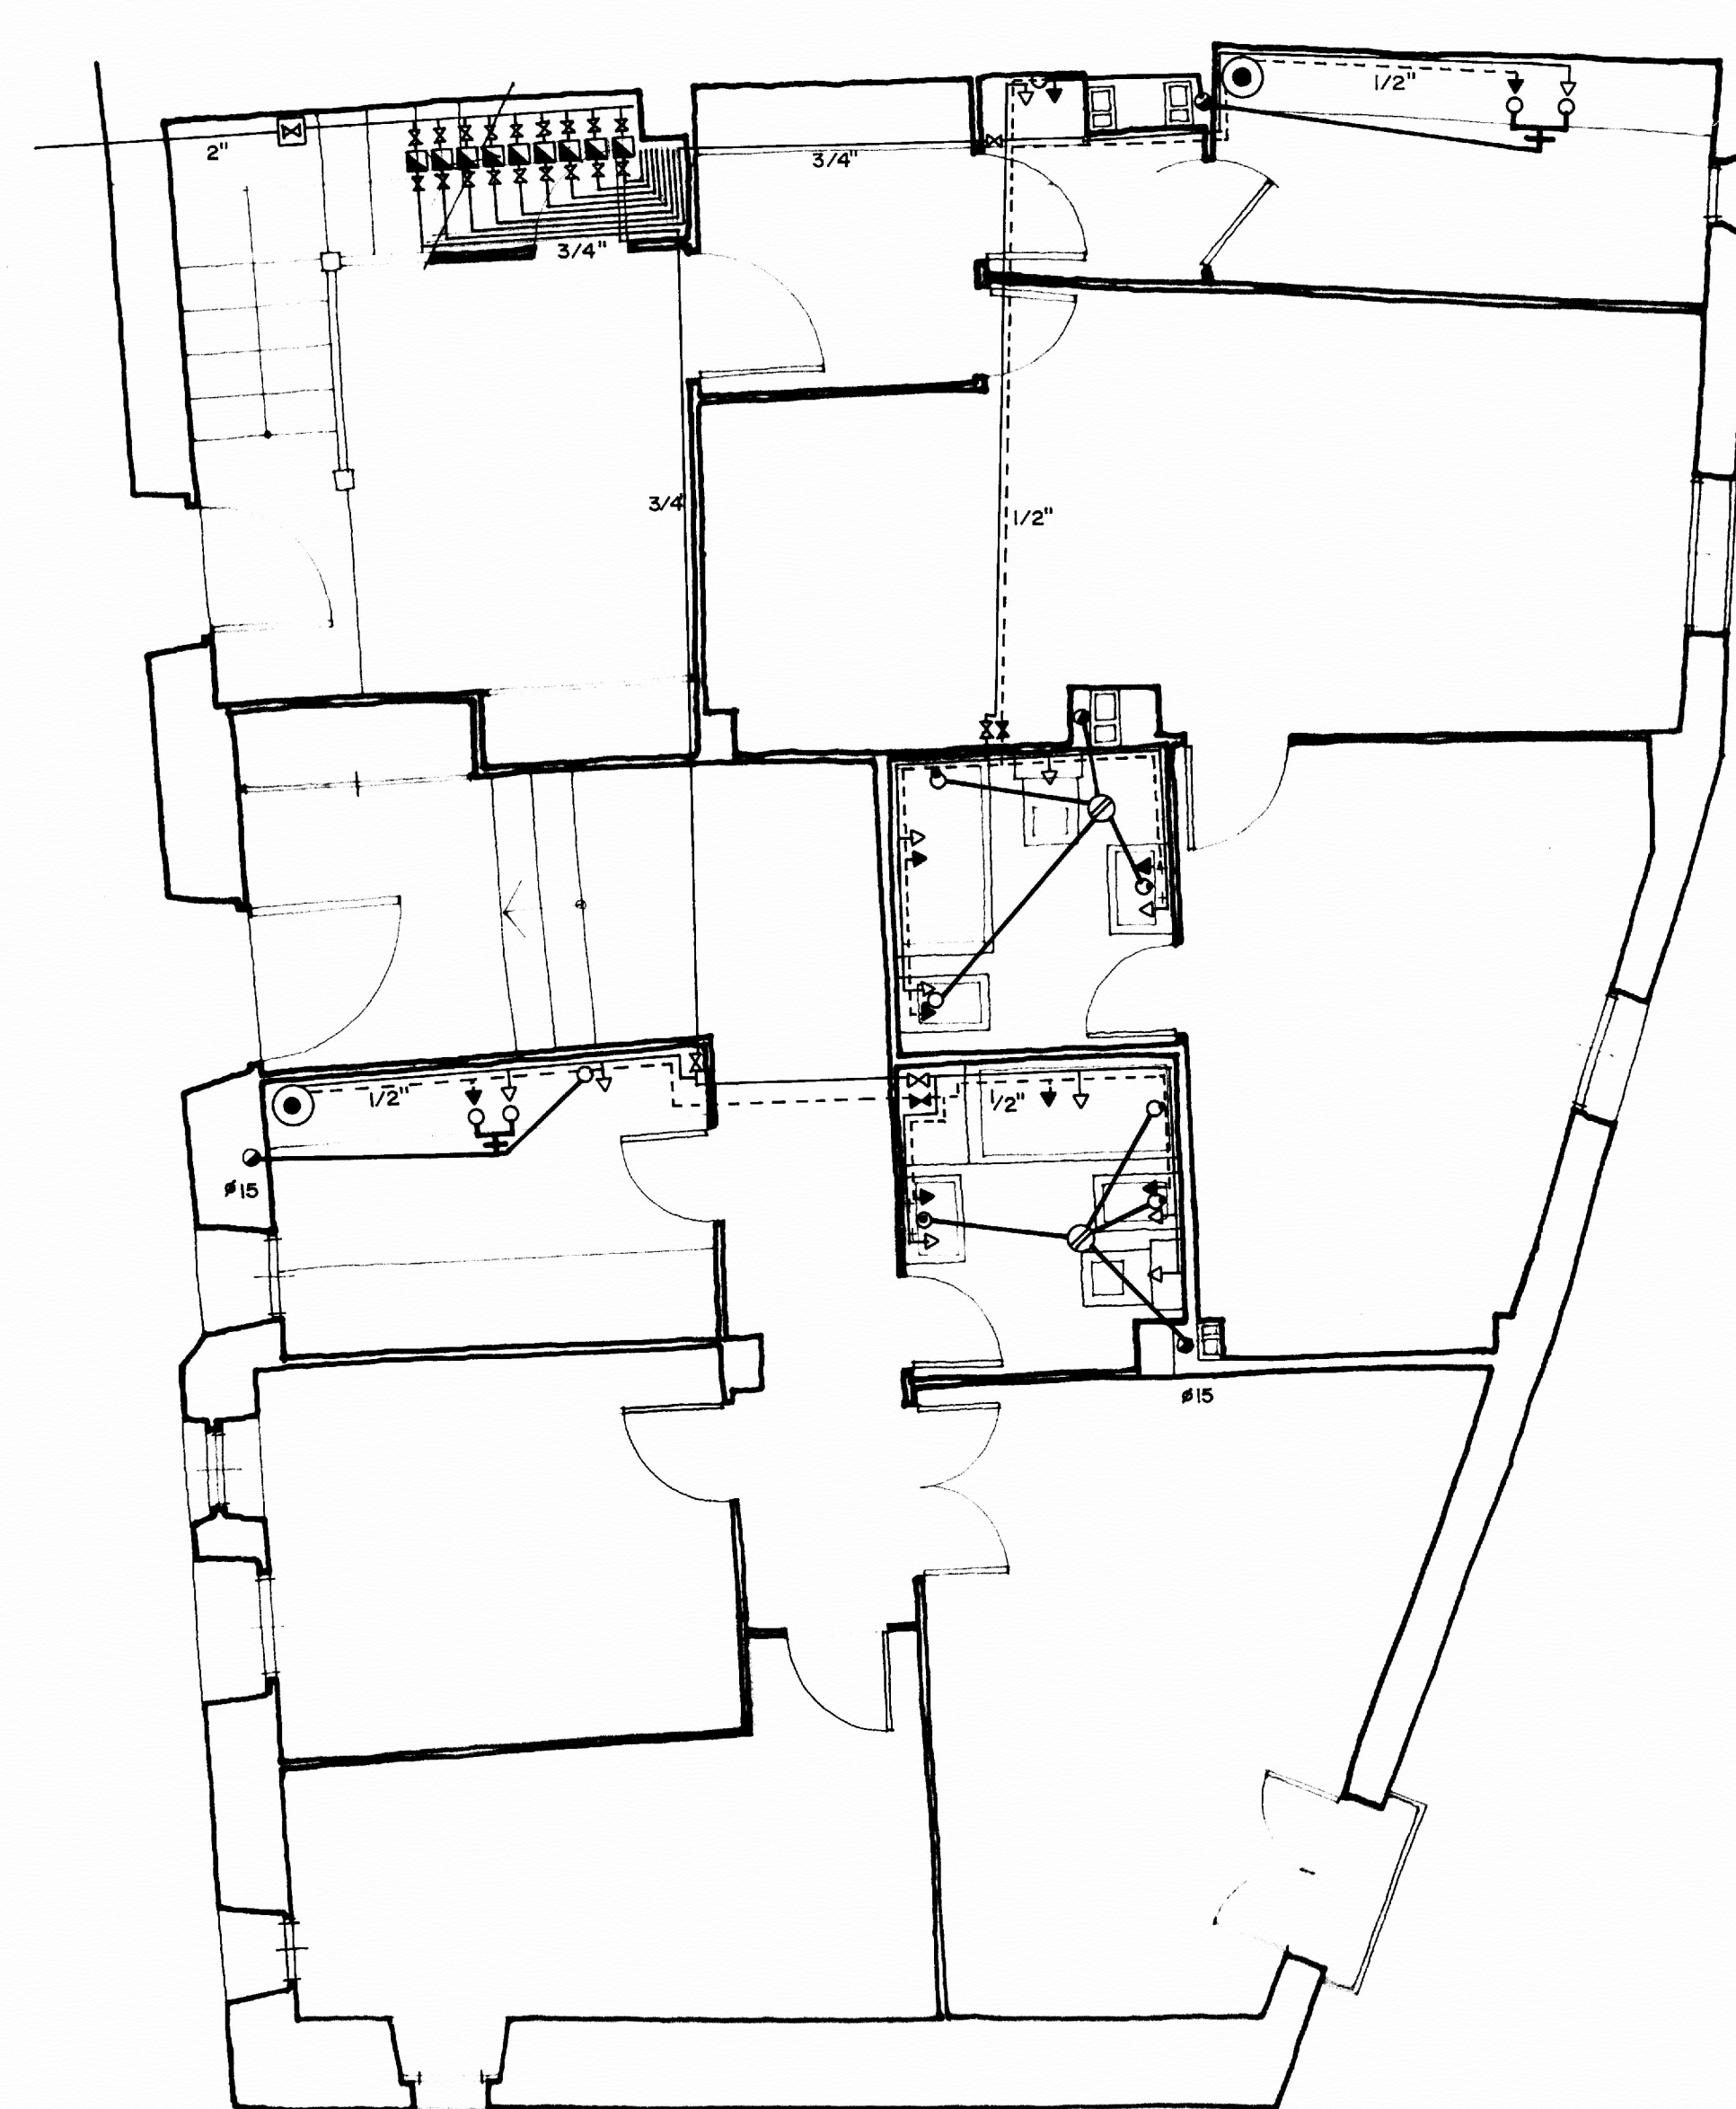

PLANTA 2

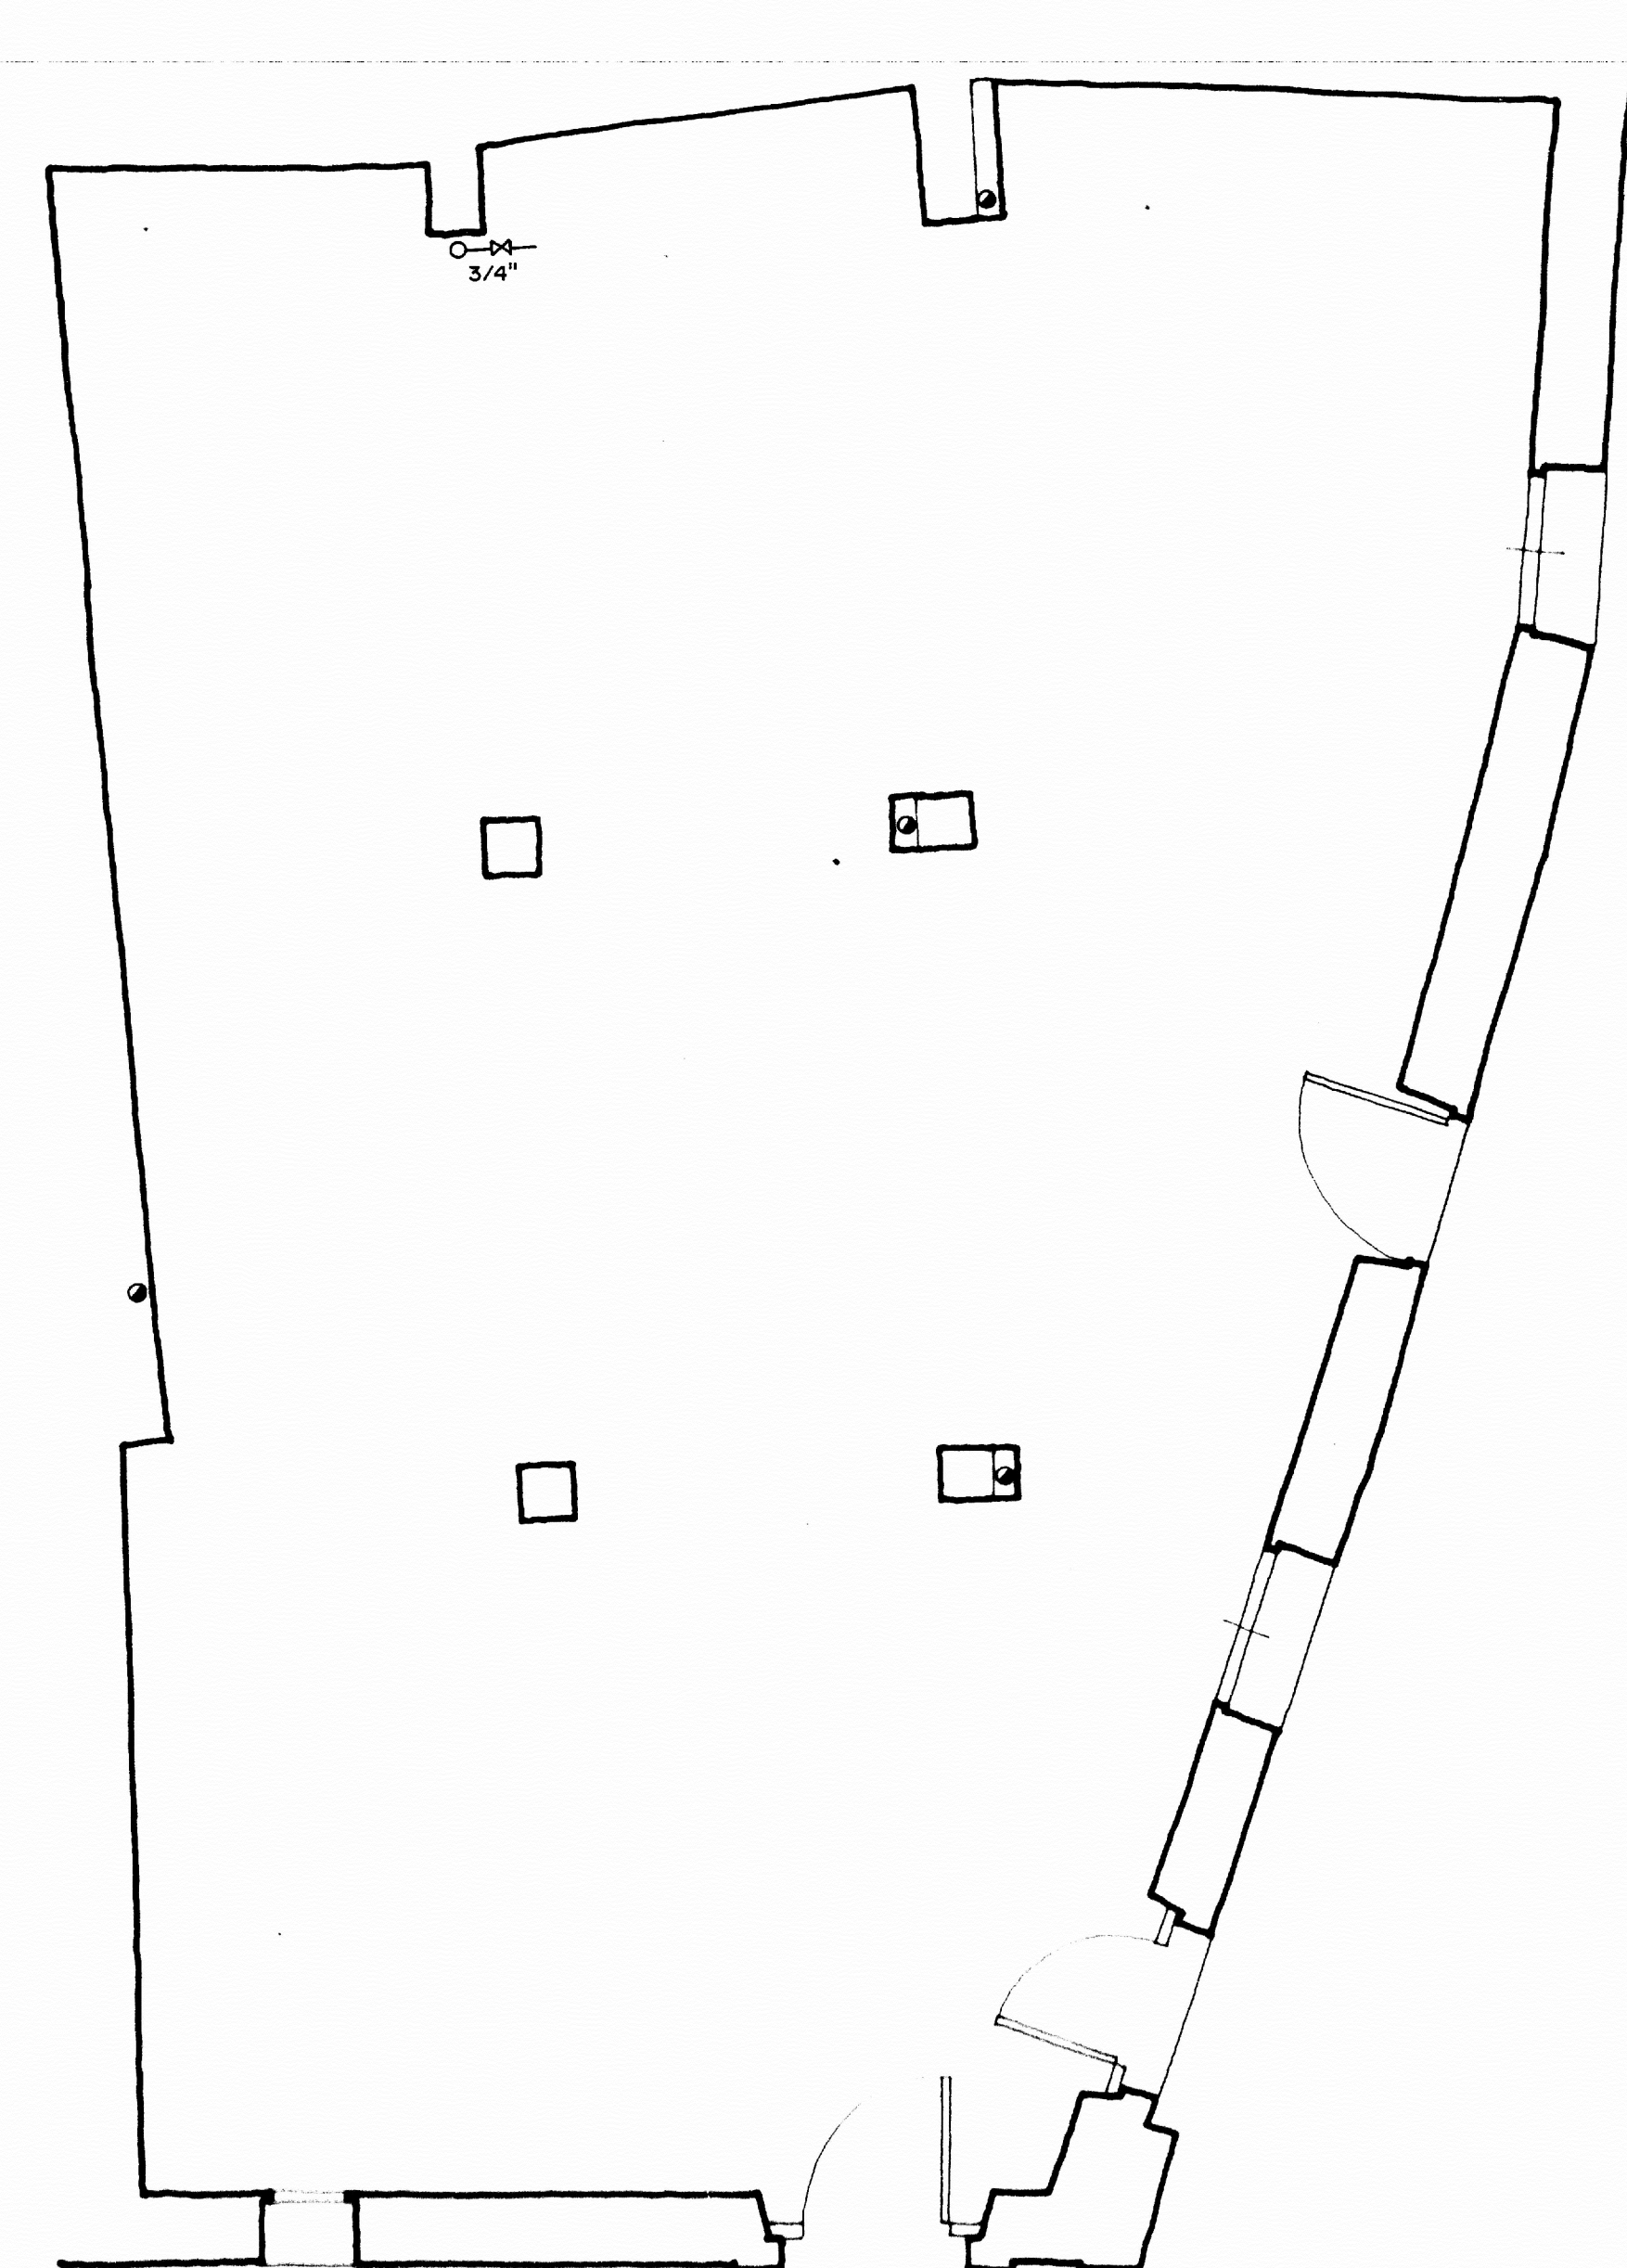

PLANTA 1

TODOS LOS APARATOS LLEVARAN LLAVES DE ESQUADRA
BOTES SIFONICOS CON TAPA ATORNILLADA Y JUNTA DE GOMA
GRIFERIA ROCA
LAVABOS STADIUM ROCA 80 cm
INODOROS Y BIDES LUCERNA ROCA
BANERAS FUNDICION 1'40
LAVADEROS LOZA
FREGADEROS ACERO INOXIDABLE

REFORMA EN EDIFICIO DE LA PLAZA DE ALBARRACIN

PR 8 PLANTAS FONTANERIA

ESCALA 1/50

PROPIEDAD DE LA CAJA DE AHORROS Y MONTE DE PIEDAD
DE ZARAGOZA, ARAGON Y RIOJA

A.S. MAGR...
ENCL. 178

GRIFO TUBERIA LLAVE DE PASO CONTADOR LLAVE GENERAL CALENTADOR BOTE SIFONICO T. PLOMO SIFON INDIVIDUAL DESAGUE BAJANTE Ø15 cm
AGUA FRIA AGUA CALIENTE

0 5 10 20 30 40 m