



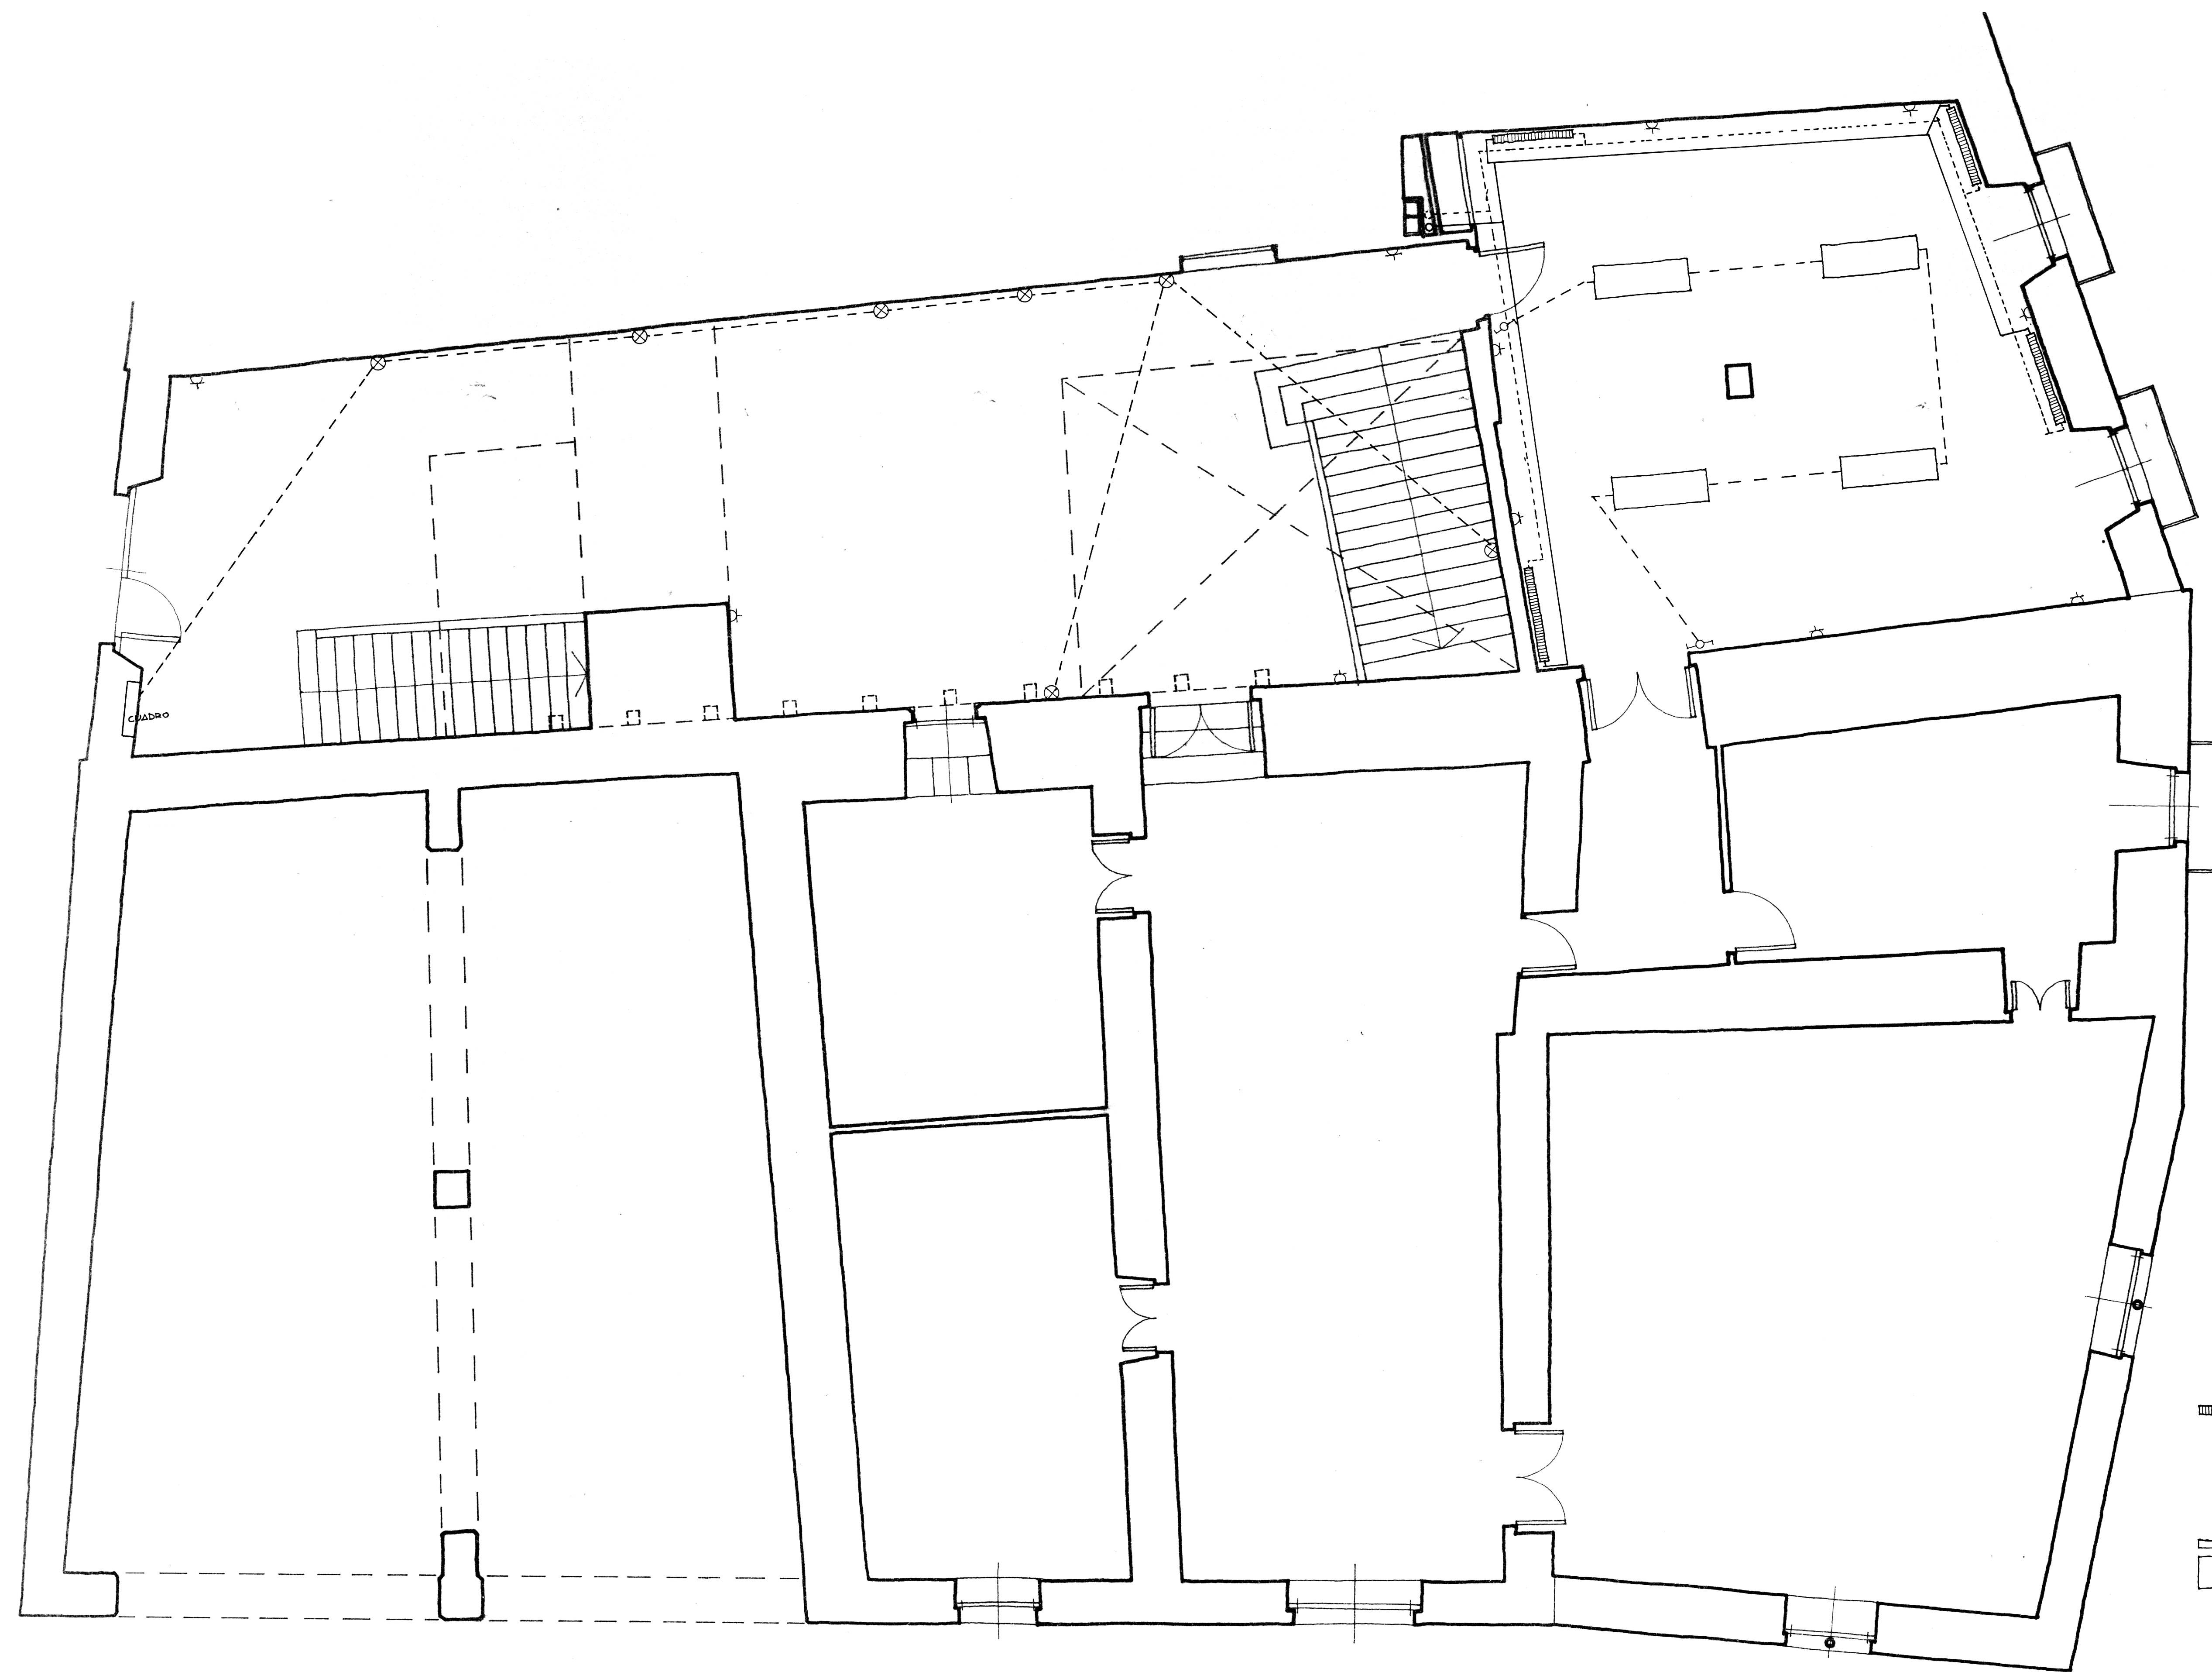

- ido TUBERIAS CALEFACCION
- - - - - retorno
- ▢ RADIADOR
- ⏏ ENCHUFE
- ⏏ INTERRUPTOR
- ⊗ CONMUTADOR
- ⊗ PUNTO DE LUZ
- ▢ LUMINARIA 1 FLUORESCENTE
- ▢ LUMINARIA 4 FLUORESCENTE

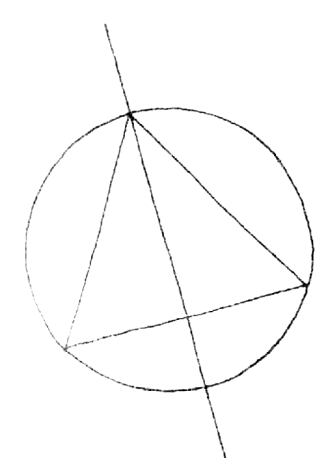

0 5 10 20 30 m

AYUNTAMIENTO DE MORELLA
PROYECTO DE RESTAURACION

PR

PLANTA BAJA
ESCALA 1/50

A. ALMAGRO / ARG.

MAYO 1978